


Jednostka zewnętrzna MULTIVS
Typ ARUM 180LIES
Nmax ogrzewanie -50,4kW
Nmax chłodzenie -50,4kW
Nmax pobór mocy - 10,97kW
Waga - 237kg
Zasilanie 380-415V/3A/50Hz
Wymiary (SxWxD 1240x1690x760)
Czynnik chłodniczy R410A

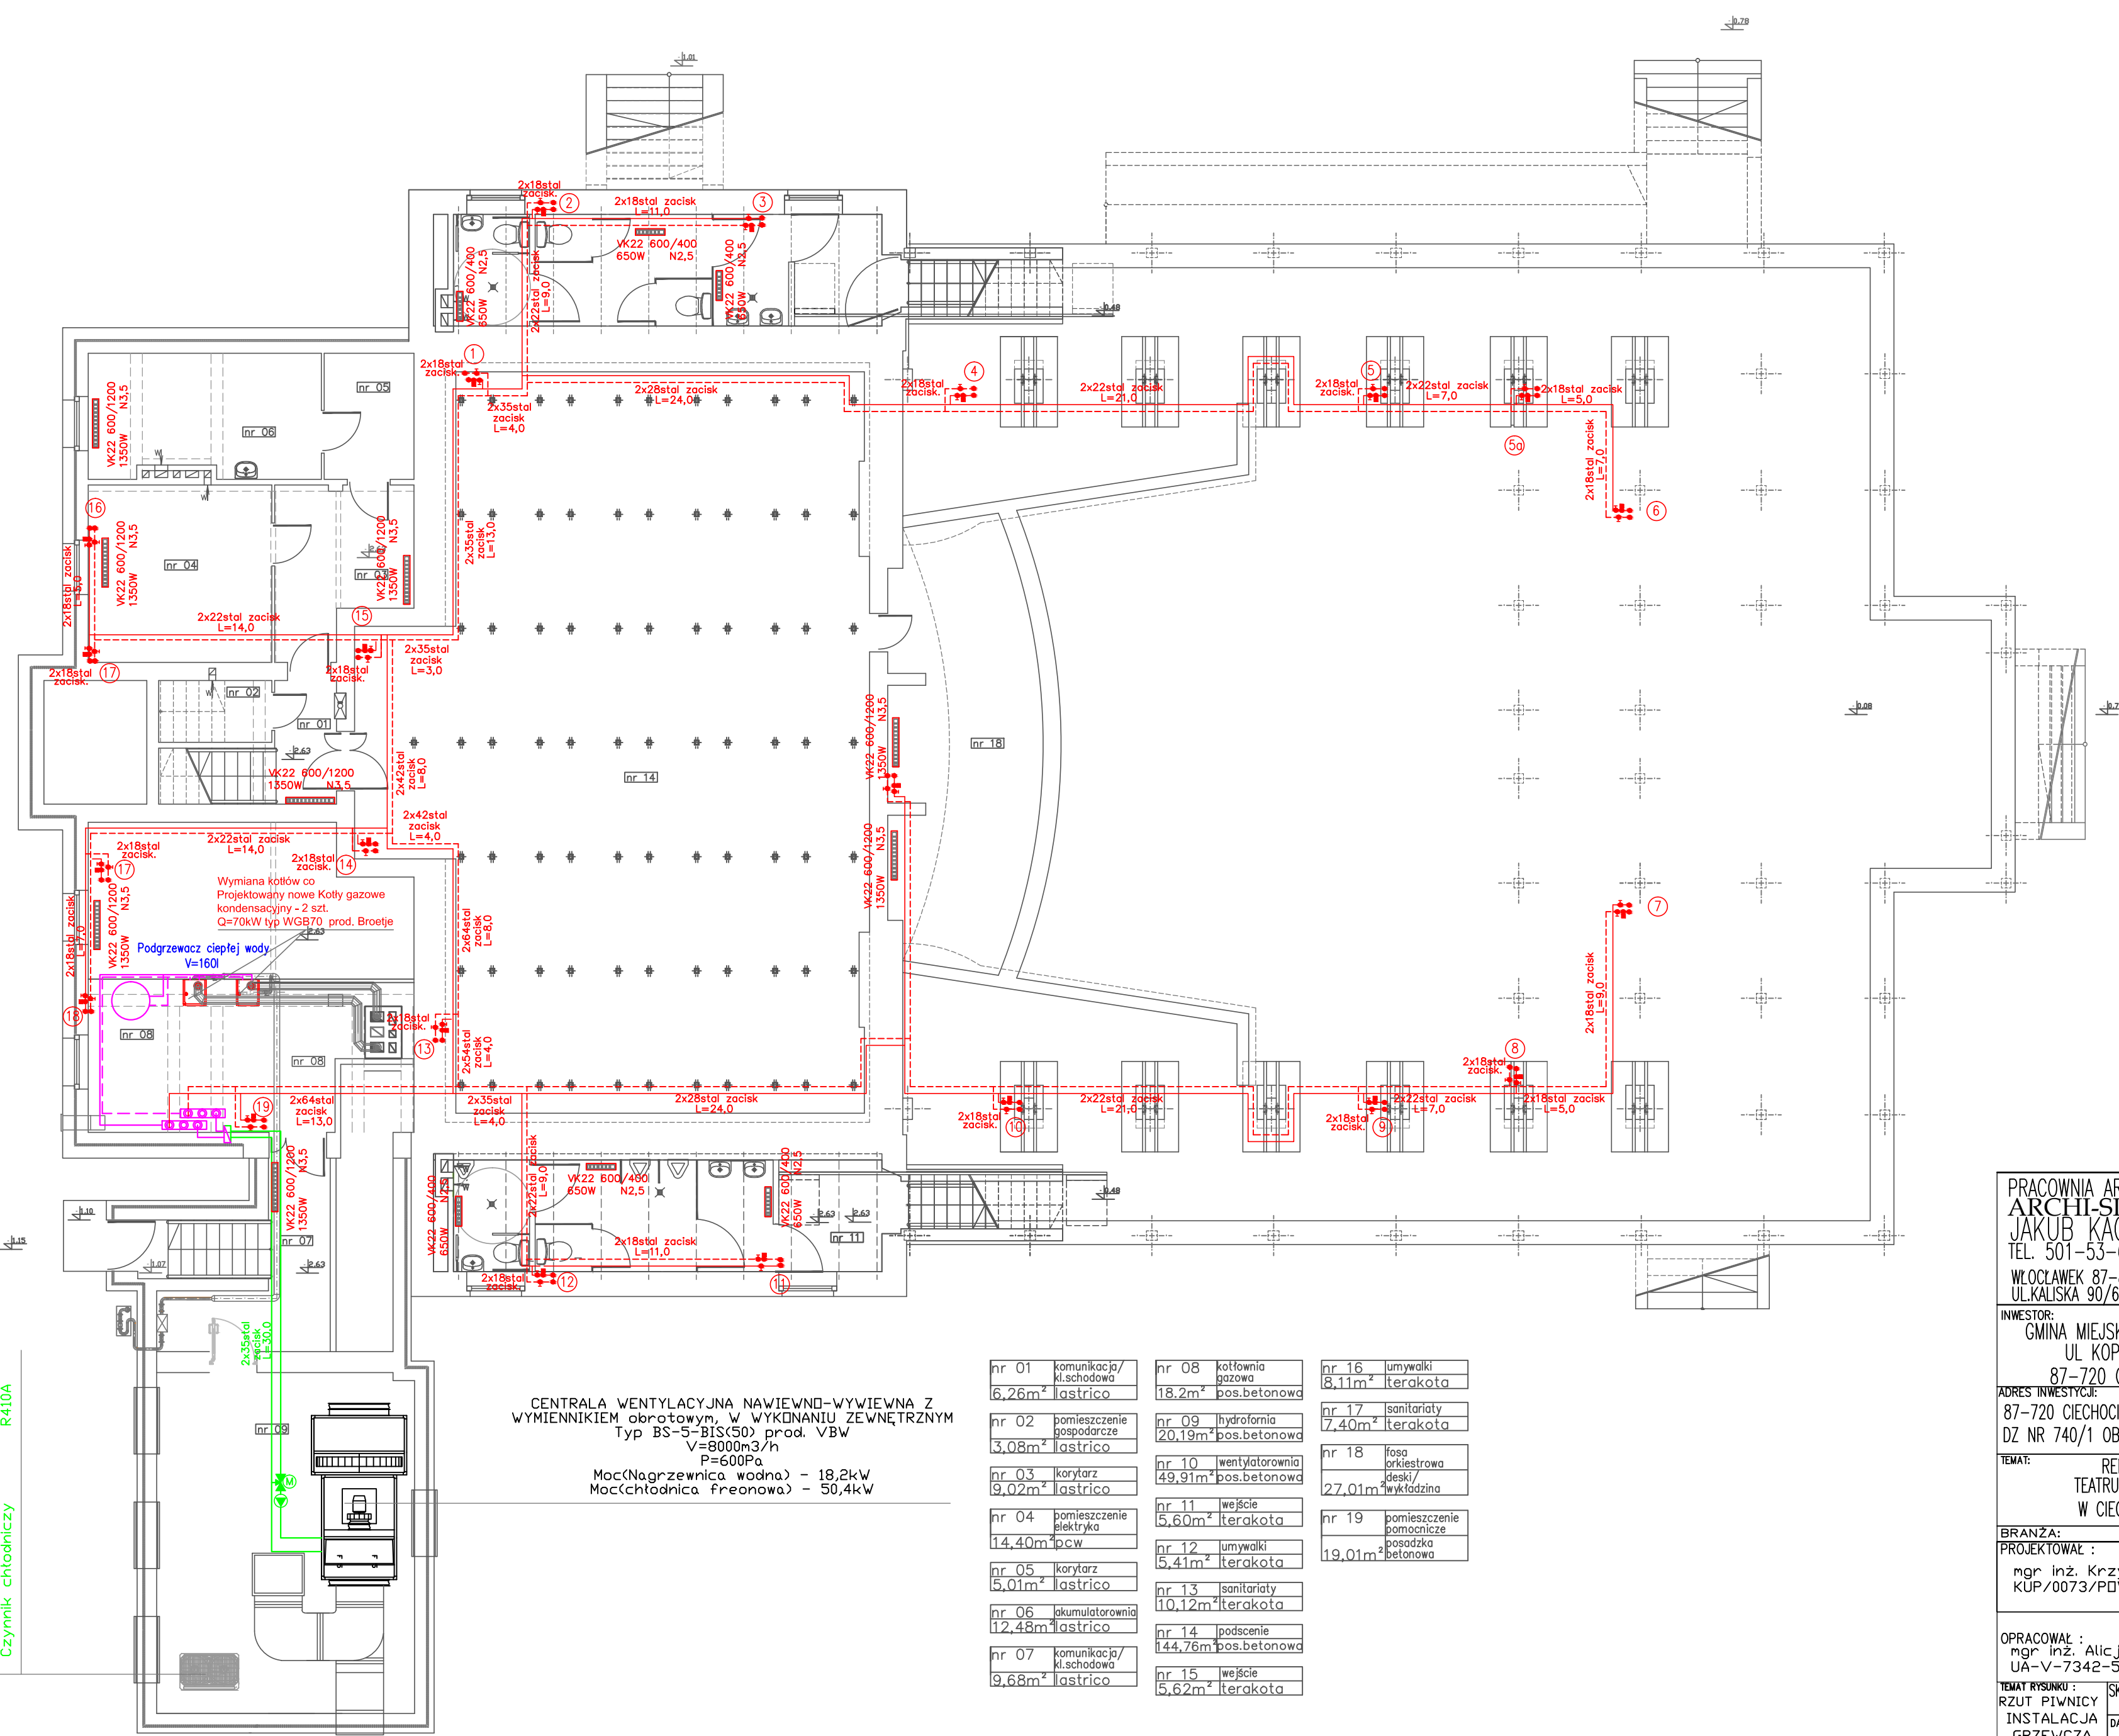

CENTRALA WENTYLACYJNA NAWIEWNO-WYWIEWNA Z
WYMIENNIKIEM OBROTOWYM, W WYKONANIU ZEWNĘTRZNYM
Typ BS-5-BIS(50) prod. VBW
V=8000m³/h
P=600Pa
Moc(Nagrzewnica wodna) - 18,2kW
Moc(Chłodnica freonowa) - 50,4kW

nr 01	kuchnia/ kl.schodowa	6,26m ² lastrico	nr 08	kuchnia gazowa	18,2m ² pos.betonowa	nr 16	łazienka	8,11m ² terakota
nr 02	komunikacja	13,08m ² lastrico	nr 09	łazienka	20,19m ² pos.betonowa	nr 17	łazienka	7,40m ² terakota
nr 03	korytarz	9,02m ² lastrico	nr 10	wentylatorownia	49,91m ² pos.betonowa	nr 18	fosa orkiestrowa	27,01m ² pos.betonowa
nr 04	łazienka	14,40m ² pos.betonowa	nr 11	wejście	5,60m ² terakota	nr 19	łazienka	19,01m ² pos.betonowa
nr 05	korytarz	5,01m ² lastrico	nr 12	łazienka	5,41m ² terakota			
nr 06	łazienka	12,48m ² lastrico	nr 13	łazienka	10,12m ² terakota			
nr 07	komunikacja/ kl.schodowa	9,68m ² lastrico	nr 14	podłoga	144,76m ² pos.betonowa			
			nr 15	wejście	5,62m ² terakota			

PRACOWNIA ARCHYTEKTONICZNA
ARCHI-SIZE
JAKUB KĄCZOROWSKI
TEL. 501-53-66-37
WŁOCŁAWEK 87-800
UL.KALISKA 90/69

INWESTOR:
GMINA MIEJSKA CIECHOCINEK
UL KOPERNIKA 19
87-720 CIECHOCINEK

ADRES INWESTYCJI:
87-720 CIECHOCINEK UL KOPERNIKA 3
DZ NR 740/1 OB 0001 CIECHOCINEK

TEMAT:
REMONT
TEATRU LETNIEGO
W CIECHOCINKU

BRANŻA: SANITARNIA

PROJEKTOWAŁ :
mgr inż. Krzysztof Sikorski
KUP/0073/PDWS/07

OPRACOWAŁ :
mgr inż. Alicja Dembowska
UA-V-7342-5/6/98 Wk

TEMAT RYSUNKU :
RZUT PIWNICY
INSTALACJA
GRZEWcza

SKALA 1:100

DATA:
05.12.2018

podpis
nr. 18

TEN RYSUNEK JEST DOKŁADNYM WYKONANIEM PRACOWNI ARCHYTEKTONICZNEJ I NIE MOŻE BYĆ UŻYTY W CELACH REPRODUKOWANIA W CAŁOŚCI LUB W CZĘŚCI BEZ PISEMNEJ ZGODY PRACOWNI