


- | | |
|--------|-----------------|
| nr -01 | pon. ponocnicze |
| nr -02 | szyb windy |
| nr -03 | kominakacja |
| nr -04 | pon. techniczne |
| nr -05 | pon. techniczne |
| nr -06 | pon. techniczne |
| nr -07 | pon. techniczne |

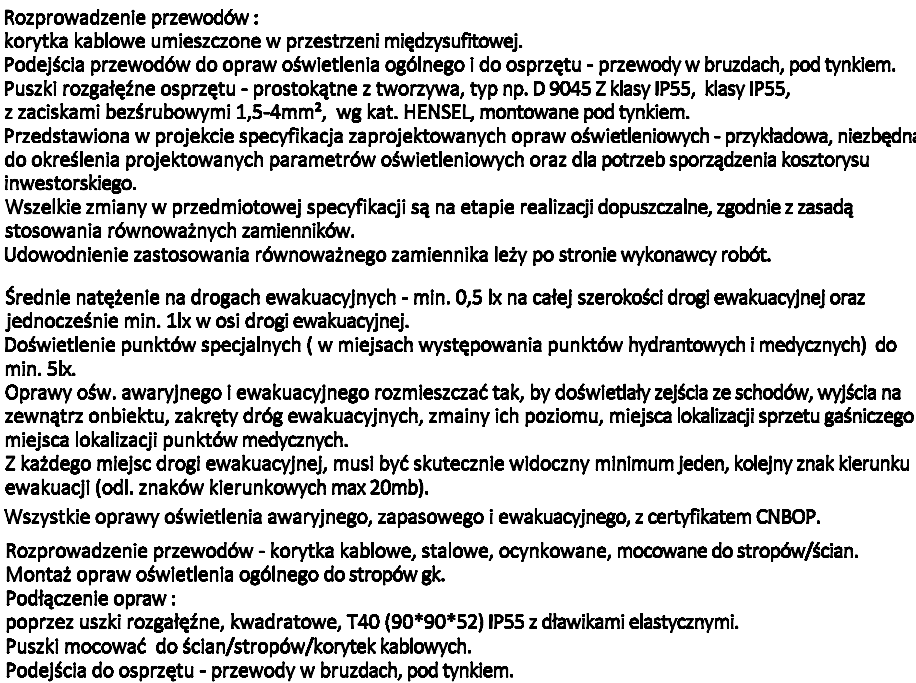

INSTALACJE ELEKTRYCZNE ZALICZNIKOWE.
PLAN INSTALACJI BEZPIECZEŃSTWA
POŻAROWEGO.
RZUT PIWNIC

PROJEKT BUDOWALNY

Układ zasilania :
TN-S dla głównej linii WLZ do RGP,
TN-S - dla instalacji odbiorczej.
Dodatkowa ochrona przed porażeniem :
natychmiastowe, samoczynne odłączenie zasilania.

INWEST HOME AND RENT Sp. z o.o.	
AL. JANPA PAWŁA II 27, 00-867 WARSZAWA	
FAZA OPACOWANIA	TEMAT INWESTYCJI
BRANŻA ELEKTRYCZNA - PROJEKT BUDOWLANY	ROZBUDOWA BUDYNKU PRZEDSZKOLA O POMIĘSZCZENIA ZŁOBKA INTEGRACYJNO-REHABILITACYJNEGO Z FUNKCJĄ SALI I GABINETÓW LECZNIKO-FIZJOTERAPUTYCZNYCH
INWESTOR	
<p> GMINA MIEJSKA CIECHOCINEK ul. KOPERNIKA 19 87-720 CIECHOCINEK </p>	<p> PROJEKTANT : nrp in. Krzysztof Hlinch nrp in. UA-14-48866/5/06/90 WA, bez ograniczeń. Ważne do: 03/03/2017 pod numerem KUP/E-033811/03 </p> <p> SPRAWOZDAWCA: nrp in. Jan Hłobowidz nrp in. UA-14-48866/5/06/90 WA, bez ograniczeń. Ważne do: 03/03/2017 pod numerem KUP/E-033811/03 </p>
ADRES INWESTYCJI	
<p> 87-720 CIECHOCINEK UL. WIDOK 9 DZIAŁKA NR 756/2 OBRĘB 0001 CIECHOCINEK GMINA CIECHOCINEK POWIAT ALEKSANDROWSKI </p>	<p> DATA : 10.03.20 </p> <p> SKALA : 1:100 </p> <p> LICZBA RYSUNKI : EB-001 </p> <p> TEMAT RYSUNKU </p> <p> WIEWNETRZNE INSTALACJE ELEKTRYCZNE PLAN INSTALACJI BEZPIECZYSTWA POŻAROWEGO RZUT PIWNIC </p> <p> <small> TEN RYSUNEK JEST DOKŁADNĄ KOPIOWĄ AUTORSKIM WŁASNOŚCIĄ I NIE MOŻE BYĆ STYNIANY CZ INNYM SPOSOBEM WYKORZYSTANY W COKOLWIKIM SPOSOBIE PRZEDMIOTOWYCH PRAC PROJEKTYWNYCH, BEZ PRZEBIEGU DODATKOWEJ UMÓWY </small> </p>