


nr 01 komunikacja 111,63m ² łazienka	nr 09 łec - inwalida 3,70m ² łazienka	nr 17 pom. pomocnicze 10,55m ² łazienka	nr 25 łazienka 3,74m ² łazienka
nr 02 syp. windy 3,63m ² łazienka	nr 10 łazienka 4,90m ² łazienka	nr 18 łazienka 4,90m ² łazienka	nr 26 syp. windy 3,63m ² łazienka
nr 03 łazienka 4,36m ² łazienka	nr 11 łazienka 3,70m ² łazienka	nr 19 łazienka 10,49m ² łazienka	
nr 04 gabinet lekarski 9,63m ² łazienka	nr 12 łazienka 5,12m ² łazienka	nr 20 pom. pomocnicze 13,56m ² łazienka	
nr 05 łazienka wózków 8,66m ² łazienka	nr 13 łazienka 9,00m ² łazienka	nr 21 łazienka 5,60m ² łazienka	
nr 06 gabinet terapii 20,35m ² łazienka	nr 14 pom. pomocnicze 60,00m ² łazienka	nr 22 komunikacja 116,79m ² łazienka	
nr 07 syp. windy 102,17m ² łazienka	nr 15 łec - inwalida 35,10m ² łazienka	nr 23 łec - inwalida 4,60m ² łazienka	
nr 08 syp. windy 30,61m ² łazienka	nr 16 pom. pomocnicze 5,53m ² łazienka	nr 24 łazienka 6,54m ² łazienka	

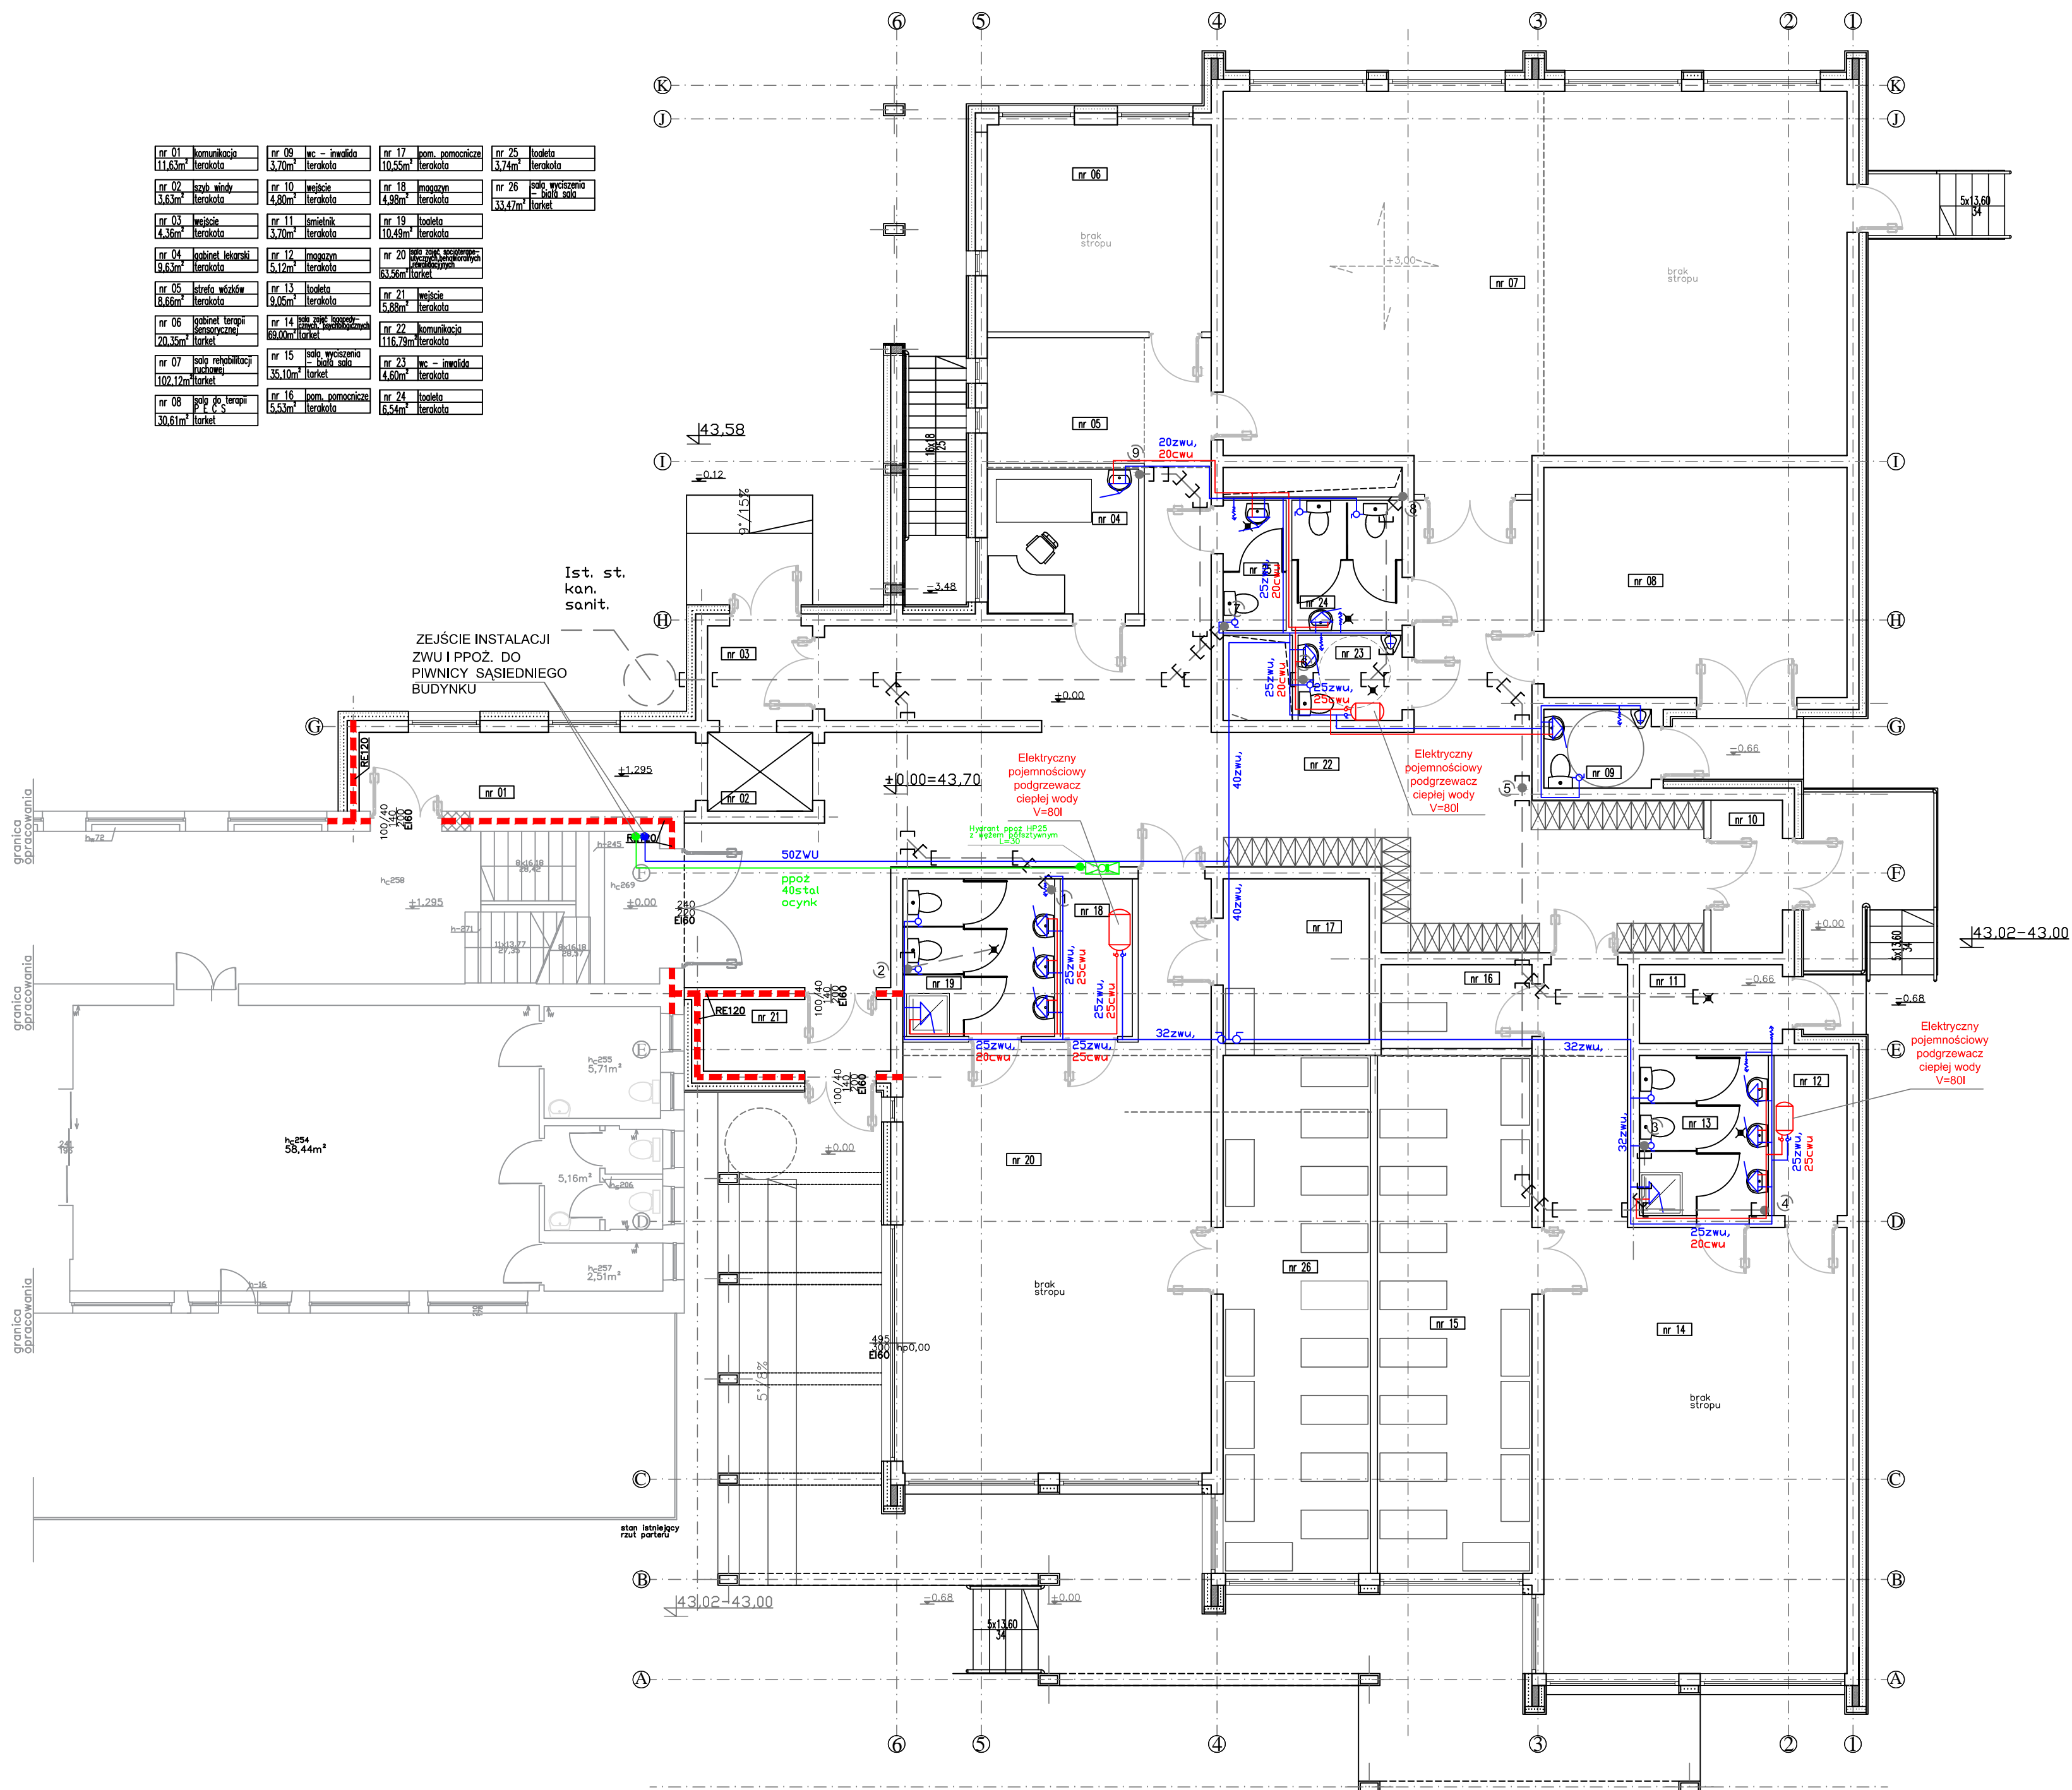

UWAGA!
KĄDZY PODGRZEWACZ MUSI BYĆ
WYPOSAŻONY W STAŁĄ NASTAWĘ
TEMPERATURY CIEPŁEJ WODY NA
POZIOMIE NIEPRZEKACZALNYM 45C Z
UWAGĄ NA DZIECI W PRZEDSZKOLU
TYLKO DLA OKRESOWEGO
WYGRZEWANIA PODGRZEWACZA
POWYŻEJ 70oC (LIKWIDACJA
DROBNOUSTROJÓW) NASTAWA TA
MOŻE BYĆ CHWILOWO ZMIENIONA I
NATYCHMIAST PO ODKAZANIU
PRZYWRÓCONA

PROJEKT
BUDOWLANO-WYKONAWCZY
INSTALACJA WOD-KAN.
RZUT PARTERU
RYS.9

INWEST HOME AND RENT
Sp. z o.o. AL. JANA PAWŁA 1127
.00-867 WARSZAWA

KIEROWNIK ZESPÓŁU
PRZEDSIĘWZIĘCIA
KRZYSZTOF ANKERSZTAJN
NIP 5272875666 KRS 0000664246

INWESTOR
GMINA MIEJSKA CIECHOŃCEK
UL. KOPEŃNIKA 19
87-720 CIECHOŃCEK

ADRES INWESTYCJI
CIECHOŃCEK, ul. Widoł 9
dz. NR 756/2, ob. 0001 CiechońceK
gm. CiechońceK powiat Aleksandrowski

TEMAT
ROZBUDOWA PRZEDSZKOLA O POMIESZCZE-
NIA ZŁOBA INTEGRACYJNO-REHABILITACJA-
NEGO Z FUNKCJĄ SAL I GABINETÓW LECZ-
CZO FIZJOTERAPEUTYCZNYCH

BRANŻA: SANITARNA

PROJEKTOWAŁ :
mgr inż. Krzysztof Sikorski
KUP/0073/POWS/07

SPRAWDZAJĄCY:
mgr inż. Alicja Dembowska
UA-V-7342-5/6/98 Wk

OPRACOWAŁ:
PRACOWNIA ARCHITEKTONICZNA
ARCHI-SIZE mgr inż. arch.
Jakub Kaczorowski
ul. Widoł 9
87-720 CIECHOŃCEK
SKALA 1:100
DATA 10.03.2020
RYS. 9