
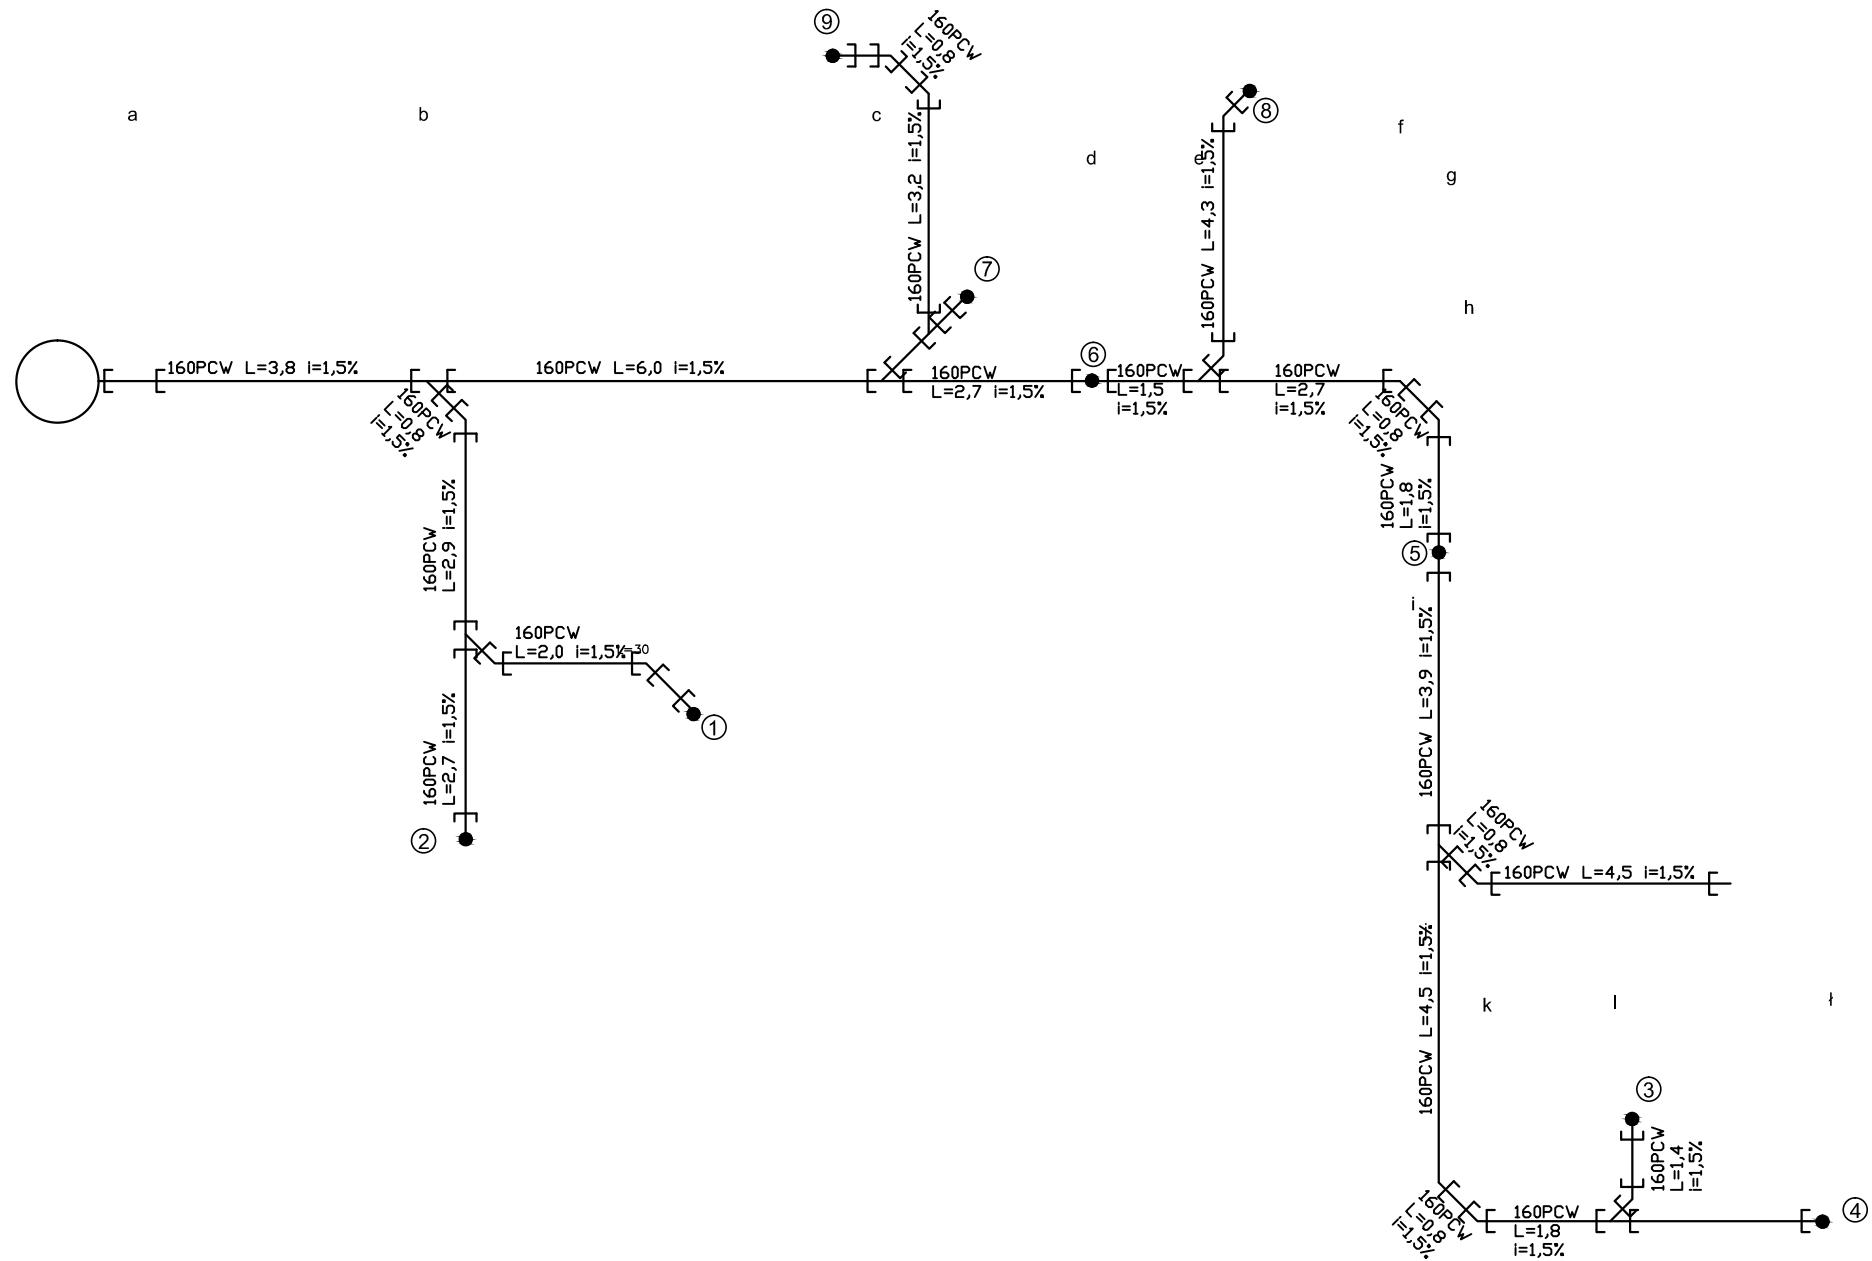
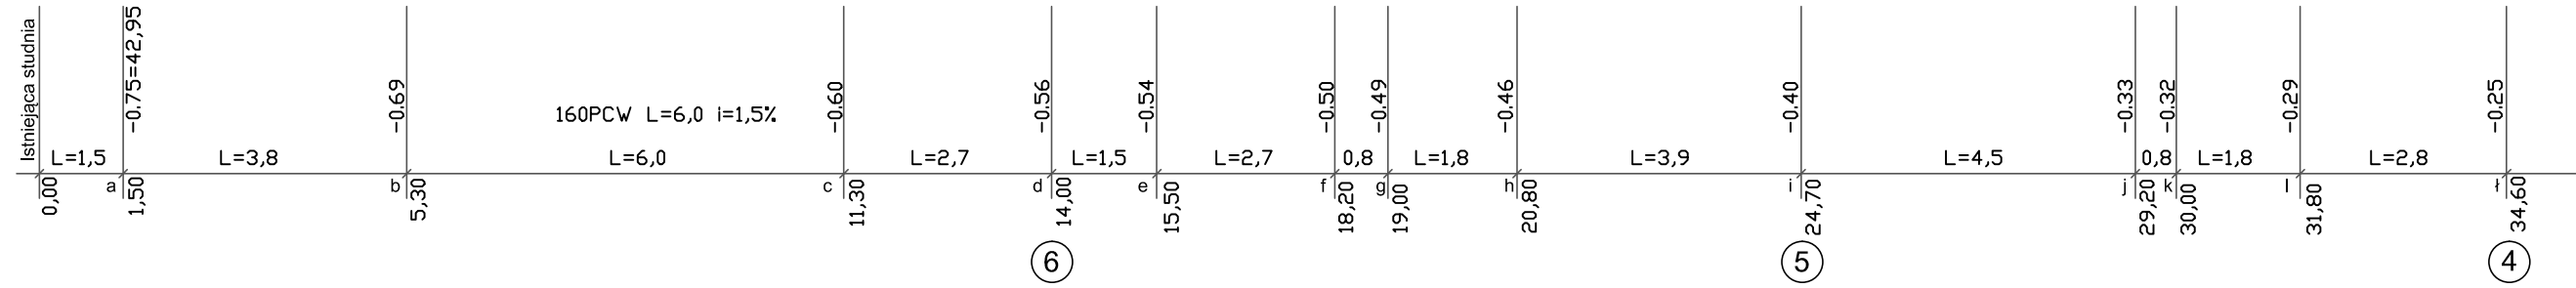


43,58  
42,54

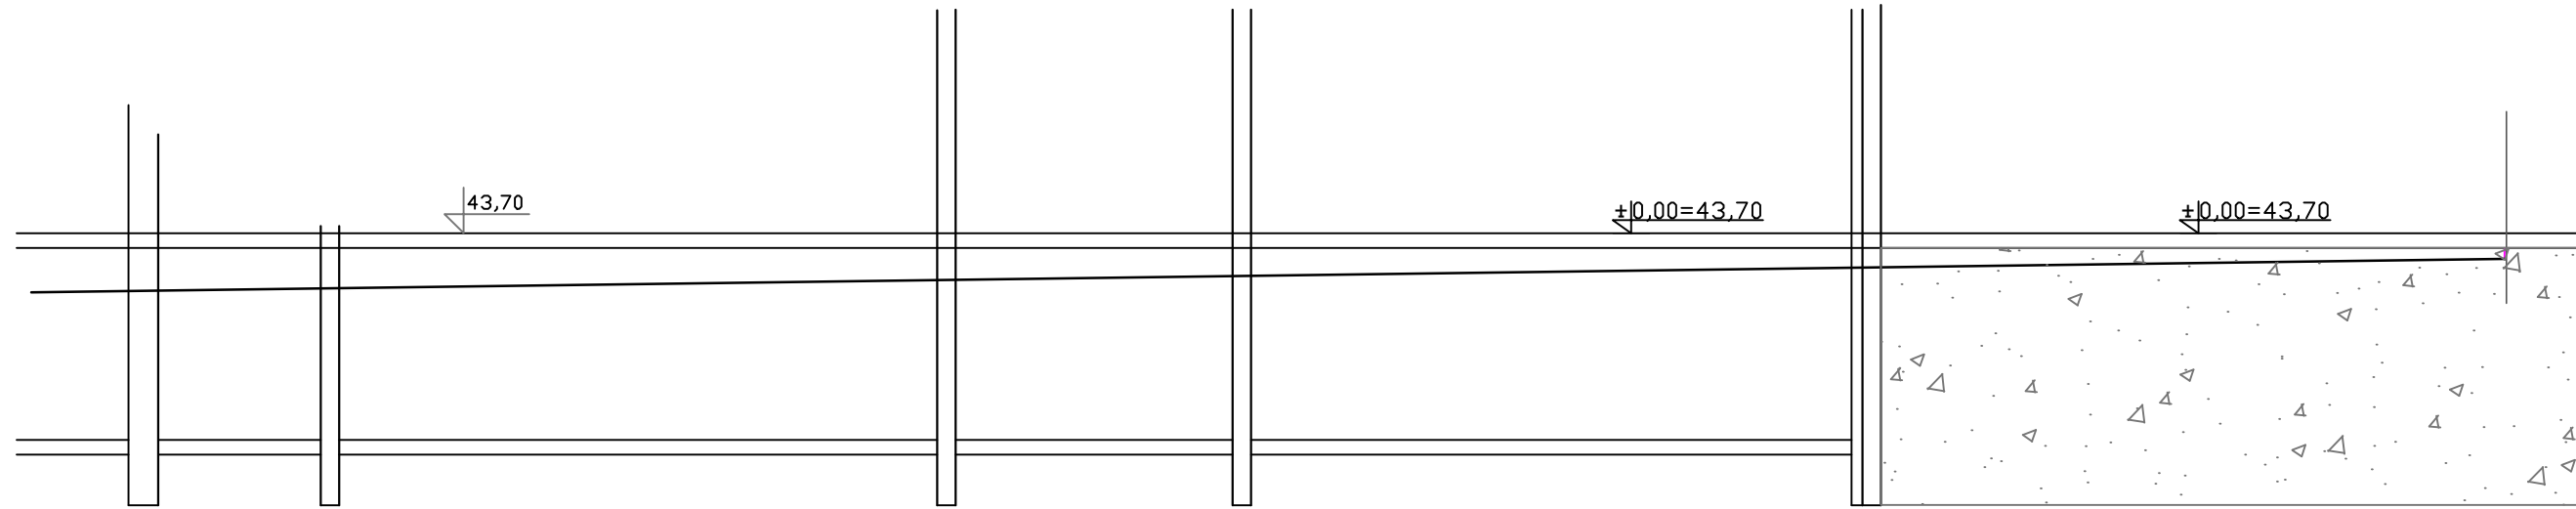

PROJEKT  
BUDOWLANO-WYKONAWCZY

INSTALACJA WOD-KAN.  
LEZAKI KAN. SANIT.

RYS.10

INWEST HOME AND RENT  
Sp. z o.o. AL. JANA PAWLA 1127  
00-867 WARSZAWA

KIEROWNIK ZESPÓŁU:  
PRZEDSIĘWZĘCIE  
KRZYSZTOF ANKERSZTAJN  
NIP: 5272875666 KRS: 0000664246

INWESTOR:  
GMINA MIEJSKA CIECHOCINEK  
ul. KOPERNIKA 19  
87-720 CIECHOCINEK

ADRES INWESTYCJI:  
CIECHOCINEK, ul. Widok 9  
dz. NR. 756/2, ob. 0001 Ciechocinek  
gm. Ciechocinek powiat Aleksandrowski

TEMAT:  
ROZBUDOWA PRZEDSZKOLA O POMIESZCZE-  
NIA ZŁOŻKA INTEGRACYJNO-REHABILITACJA-  
NEGO Z FUNKCJĄ SAL I GABINETÓW LECZ-  
CZO FIZJOTERAPEUTYCZNYCH

BRANŻA: SANITARNA

PROJEKTOWAŁ:  
mgr inż. Krzysztof Sikorski  
KUP/0073/POWS/07

SPRAWDZAJĄCY:  
mgr inż. Alicja Dembowska  
UA-V-7342-5/6/98 Wk

OPRACOWAŁ:  
ARCHITEKTURA  
ARCH. 3124 mgr inż. arch.  
Jakub Kaczorowski

WYKONAWCA:  
Instal. wod.-kan.  
Instal. wod.-kan.

SKALA 1:100

DATA 10.03.2020

PROJEKTOWAŁ:  
mgr inż. Krzysztof Sikorski  
KUP/0073/POWS/07

SPRAWDZAJĄCY:  
mgr inż. Alicja Dembowska  
UA-V-7342-5/6/98 Wk