


RZUT Z BOKU

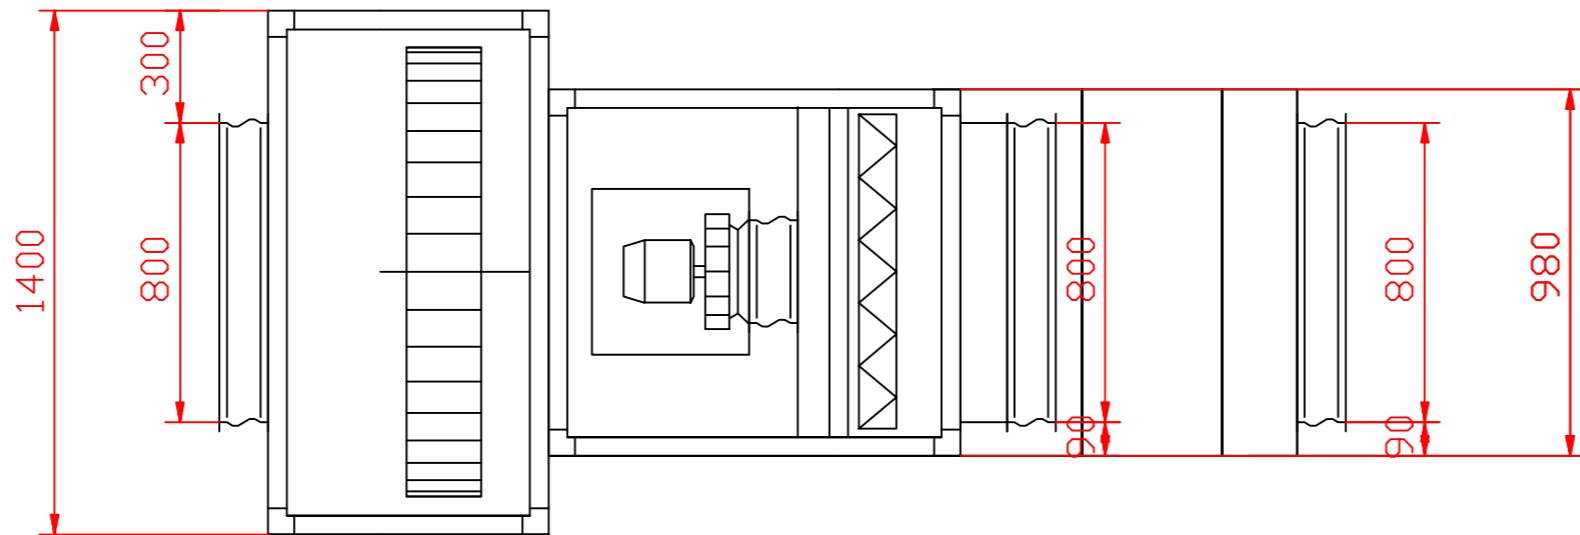

RZUT Z GÓRY

PROJEKT
BUDOWLANO-WYKONAWCZY
INSTALACJA WENTYLACJI MECH.
I GAZU ZIEMNEGO
CENTRALA WENTYLACYJNA
WYMIAROWANIE
RYS.7

INWEST HOME AND RENT
Sp. z o.o. AL. JANA PAWŁA 1127
00-867 WARSZAWA
KIEROWNIK ZESPÓŁU:
PREZES ZARZĄDU
KRZYSZTOF ANKIERSTAJN
NIP: 5272875666 KRS 0000664246
INWESTOR:
GMINA MIEJSKA CIECHOCINEK
ul. KOPERNIKA 19
87-720 CIECHOCINEK
ADRES INWESTYCJI:
CIECHOCINEK, ul. Włók 9
dz. NR. 756/2 ob. 0001 Ciechocinek
gm. Ciechocinek powiat Aleksandrowski
TEMAT:
ROZBUDOWA PRZEDSZKOLA O POMIESZCZE-
NIA ZŁOBKA INTEGRACYJNO-REHABILITACJ-
NEGO Z FUNKCJĄ SAL I GABINETÓW LECZ-
CZO FIZJOTERAPEUTYCZNYCH
BRANŻA: SANITARNA
PROJEKTOWAŁ :
mgr inż. Krzysztof Sikorski
KUP/0073/POWS/07
SPRAWDZAJĄCY:
mgr inż. Alicja Dembowska
UA-V-7342-5/6/98 Wk
OPRACOWAŁ:
PRACOWNIA ARCHITEKTONICZNA
ARCHI-SIZE mgr inż. arch.
Jakub Kaczorowski
WYMIARY CENTRALI: SKALA 1:100
inst. w. mech. RYSUNEK NR. 07
TEN RYSUNEK JEST WŁASNOŚCIĄ AUTORSKĄ
INWEST. I H. AND. RENT Sp. z o.o. AL. JANA
PAWŁA 1127, 00-867 WARSZAWA. NIE MOŻE BYĆ
UŻYTY W CZYM INNYM, REPRODUKOWANY, LUB
KALASZ, PRZETWORZONY, WYCIĄGNIĘTY DO PRAC BUDOWLANYCH
BEZ PIŚMENNIEJ ZGODY PRACOWNI